


- 1、配电柜高度1500mm宽700mm深400mm。
- 2、除主路及分路二层固定导轨外需增加第三层导轨。
- 3、配电柜有标准零线端子排及地线排。
- 4、柜门与柜体跨接线。
- 5、柜门上配备电流表3只及电压表1只，带电指示灯AP4/XL-21-05(改)
- 6、塑壳断路器、交流接触器、热继电器品牌为常熟(常熟开关厂)
- 7、箱体材质为316L,厚1.5mm。
- 8、柜内需增加40A、20A 4P空气开关各一只作为检修箱电源出线。TMY-4(40X4)

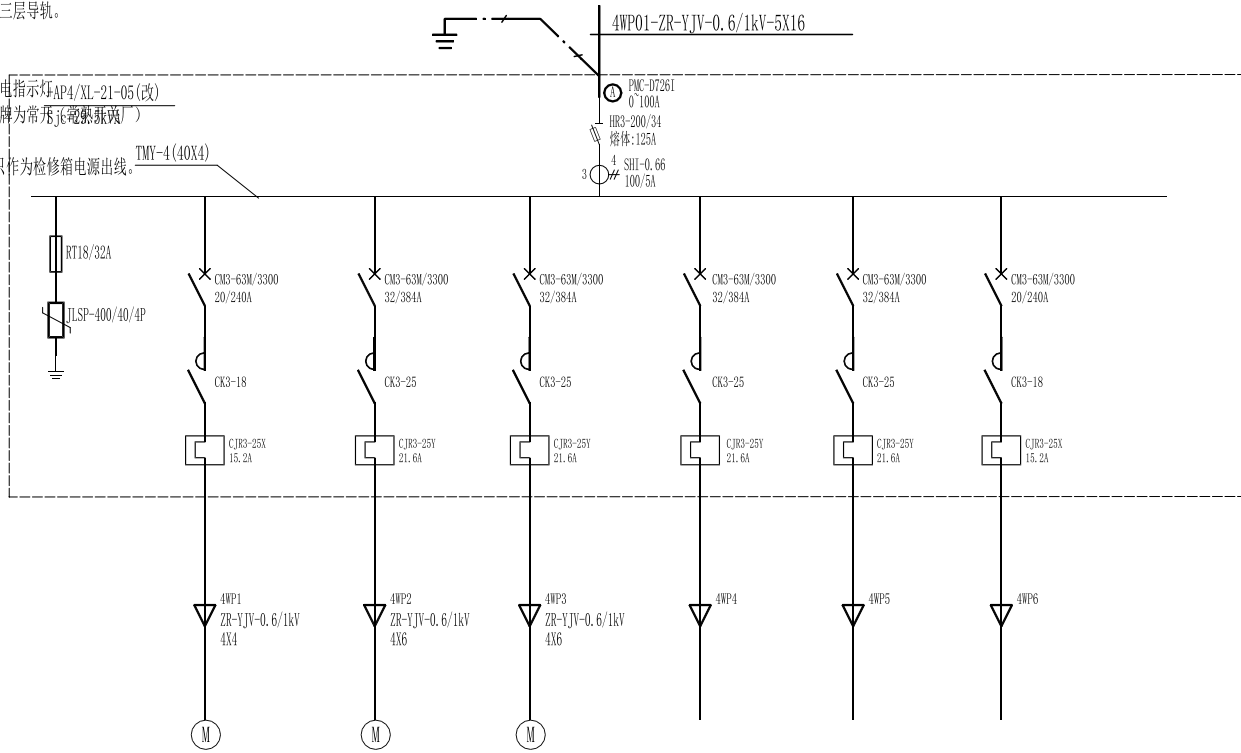

设备编号	=4MA01	=4MA02	=4MA03			
设备容量	7.5kW	11kW	11kW			
负荷名称	四五期阳极泥槽搅拌装置	四五期阳极泥槽液下泵	四五期溢流槽液下泵	备用	备用	备用

说明:

- 1、低压电源由业主就近提供,其上端供电出线开关额定电流整定值为63A。
- 2、低压配电系统为TN-S系统。
- 3、电源进线在入户处作重复接地。

会 签 栏	总图	建筑	热工	项目负责人		张家港联合铜业公司	铜电解阳极泥预处理自动化改造项目	四五期动力配电箱配电系统图	铜陵有色设计研究院有限责任公司 Tongling Nonferrous Design and Research Institute Co., Ltd.						
	冶炼	化工	给排水	审定											
	选矿	暖通	自控	审核											
	采矿	机械	电气	校对											
专业	签字	专业	签字	专业	签字	设计	项目编号 A1136-2020	专业 电气	比例 1:200	所属		图号	TLA1136-DL-06		
							设计阶段 施工图	图幅 A2	日期 2024年9月	图号					